


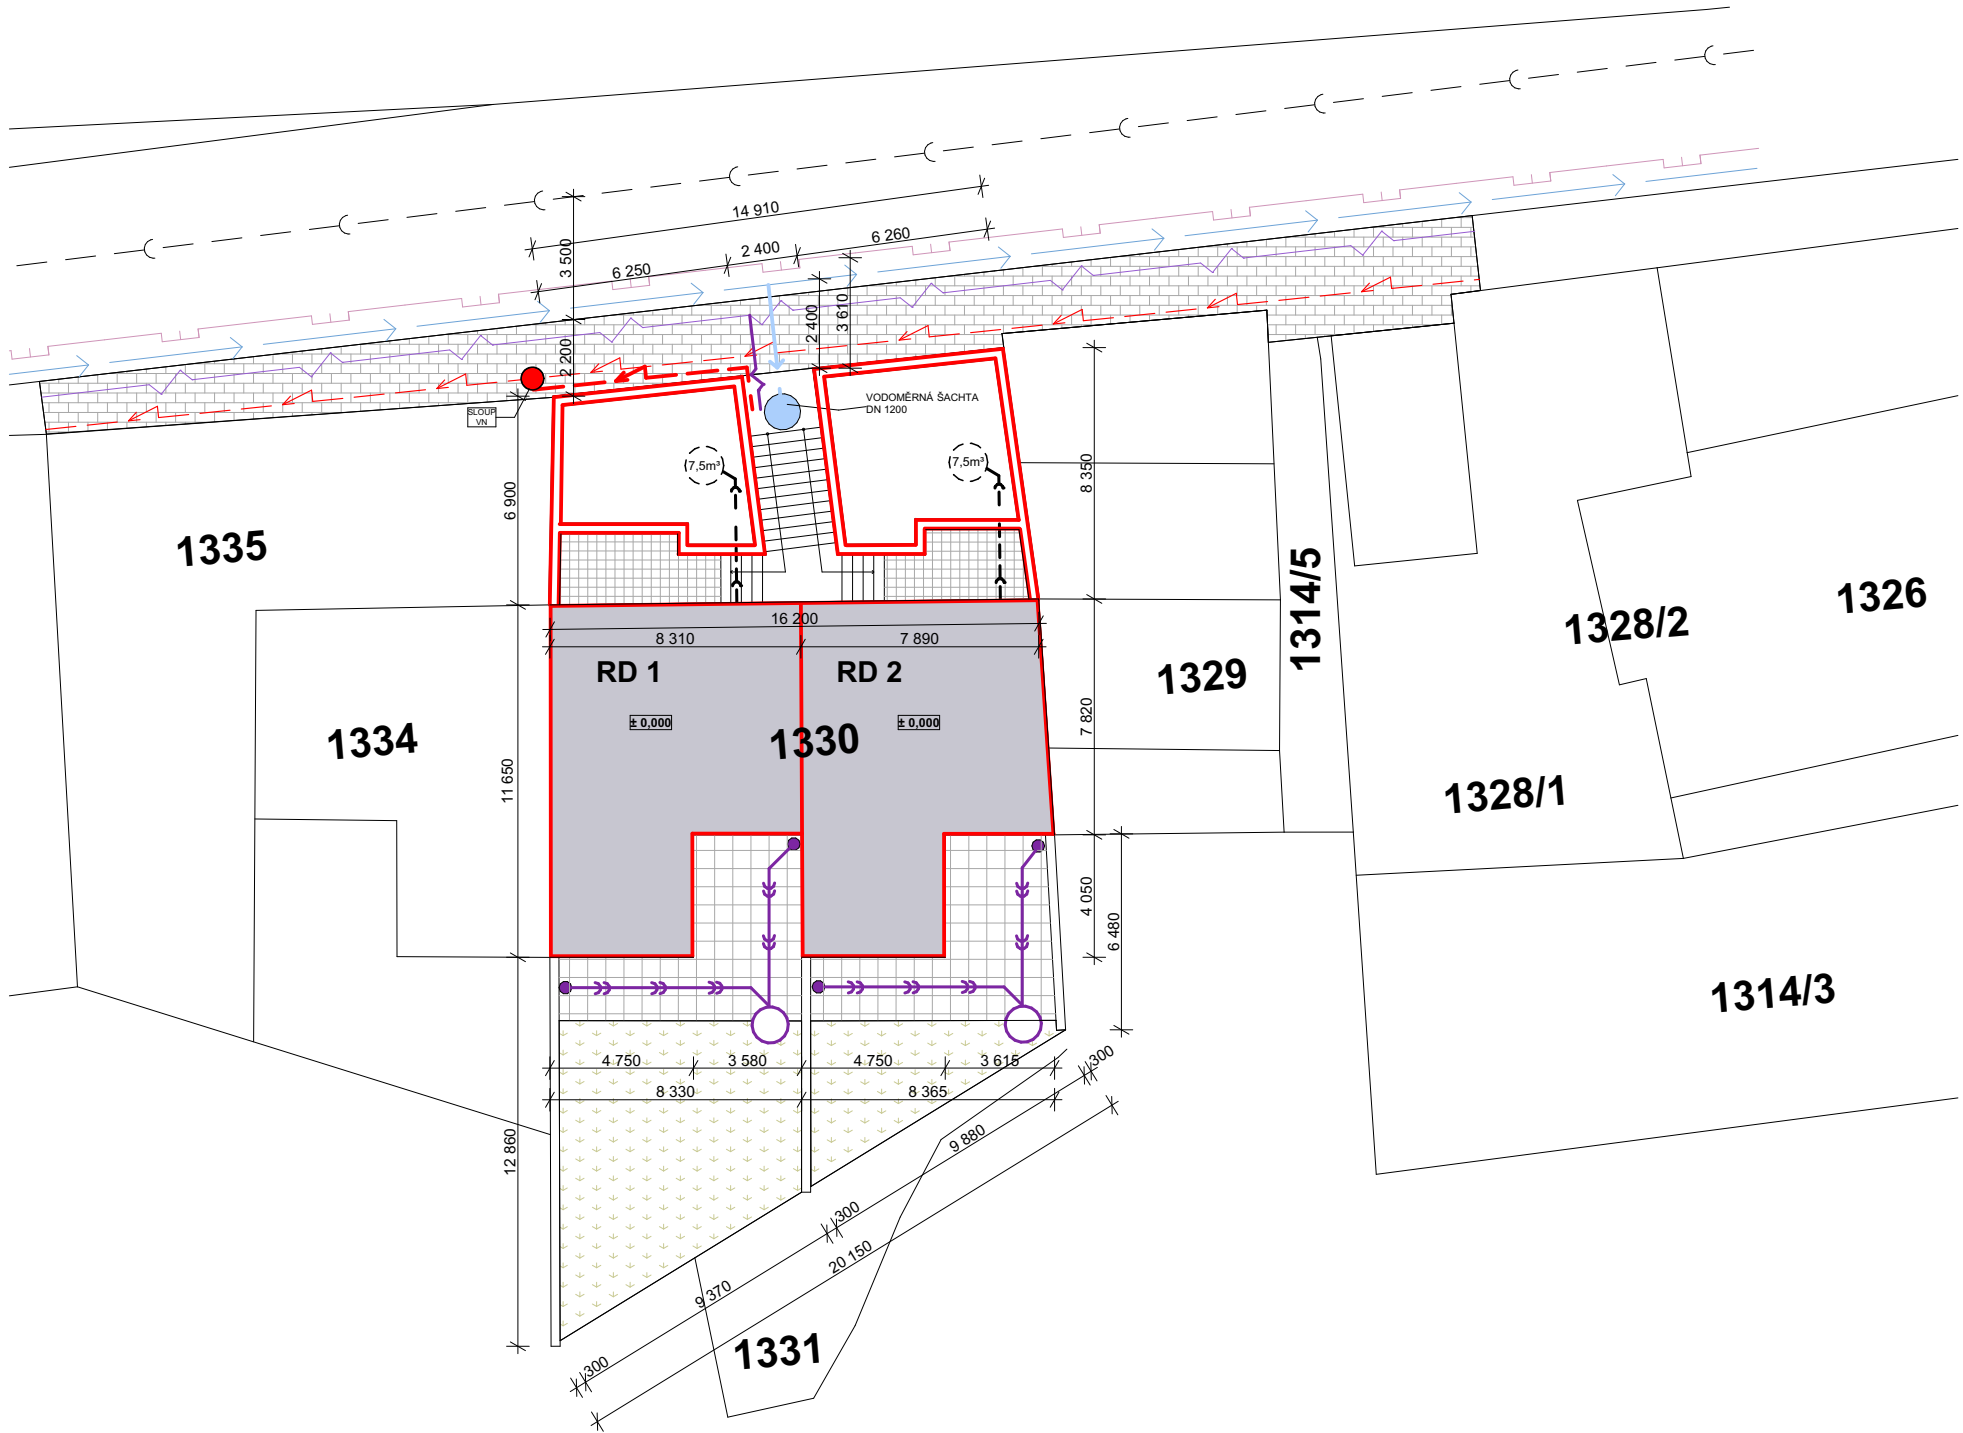

LEGENDA

- RODINNÝ DŮM
- VZDUŠNÉ VEDENÍ NN - stávající
- SLABOPROUD - OPTICKÝ KABEL
- PLYNOVOD STL - stávající
- VODOVOD - stávající
- KANALIZACE DEŠŤOVÁ - stávající
- PŘÍPOJKA NN - ZEMNÍM KABELEM (ŘEŠÍ EGD)
- PŘÍPOJKA SLABOPROUDU KABELOVÁ (STÁVAJÍCÍ)
- PŘÍPOJKA VODOVODU + VODOMĚRNÁ ŠACHTA
- PŘÍPOJKA KANALIZACE
- JÍMKA SPLAŠKOVÁ 7,5m³ (DN 2500)
- DEŠŤOVÁ KANALIZACE
- JÍMKA NA DEŠŤOVÉ VODY 3,0m³

DLE VYHLÁŠKY Č. 499/2006 SB. O DOKUMENTACI STAVEB TATO PROJEKTOVÁ DOKUMENTACE SLOUŽÍ PRO ZÍSKÁNÍ POTŘEBNÝCH POVOLENÍ A NENÍ TAK URČENA JAKO PODKLAD K PROVEDENÍ STAVBY! ZHOTOVITEL PROJEKTOVÉ DOKUMENTACE SI VYHRÁŽUJE PRÁVO DLE ZÁKONA ČÍSLO 121/2000 SB., O PRÁVU AUTORSKÉM NA ZÁKLADĚ KTERÉHO NESMÍ BÝT TOTO DÍLO POSKYTNUTO TŘETÍM OSOBÁM BEZ SOUHLASU ZHOTOVITELE.

Stupeň dokumentace	SPOLEČNÉ POVOLENÍ	Paré	Autorizace	HP ATELIER architektura 3D projektování inženýring HP ATELIER , Palackého 51, Znojmo 669 02 +420 721 716 127 tdi.pelousek@centrum.cz +420 777 976 768 e.heroldova.arch@seznam.cz
Vyhláška č. 499/2006 Sb.				
Autor stavby	Ing.arch. Eva Heroldová			
Autorizovaný inženýr	Ing. Václav Peloušek			
Projektant	Ing.arch. Eva Heroldová			
Název stavby	NOVOSTAVBA DVOJDOMU			Úroveň ±0,000 = 200,8 m.n.m.
Investor	PROJEKT RD Dolní Kounice s.r.o.; Nové sady 988/2, Brno 602 00			Výškový systém B.p.v.
Místo stavby	Obec Dolní Kounice, ul. Skalní, p.č. 1330, 1331 v k.ú. Dolní Kounice			Souřadnicový systém JTSK
Stavební objekt	SO.01			Formát -
Část dokumentace	D.1.1 Architektonicko stavební řešení		Datum 08/2023	Stav -
Název výkresu	SITUACE		Měřítko 1:250	Číslo výkresu D.1.1.14